




事務所名	久米島海洋深層水活用・産業用施設整備 全体計画 医産業務		
図面名称	表層水取水ピット平面図		
作成年月	令和 5年 10月		
縮尺	1:100(A1)	図面番号	- / -
会社名	株式会社 東洋建設・株式会社 アーエー設計 共同作業体		

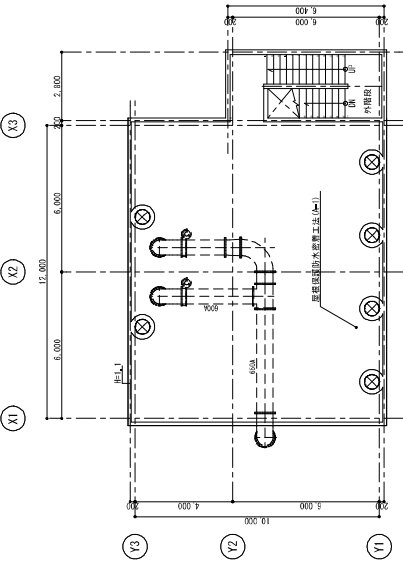


表層水取水配管根 (DL=16.5, EL=15.32)

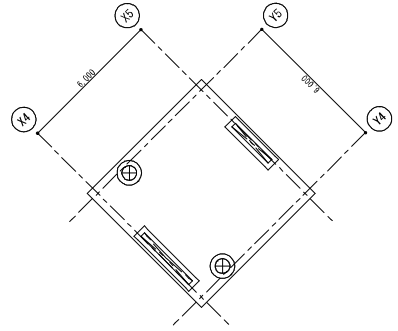


表層水取水配管根 (DL=4.5, EL=3.32)

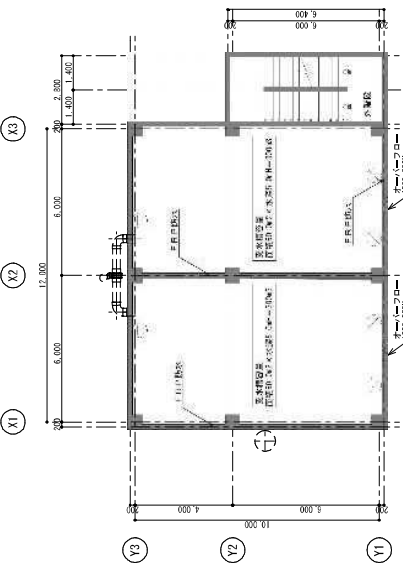


表層水取水配管根 (DL=10.0, EL=8.82)

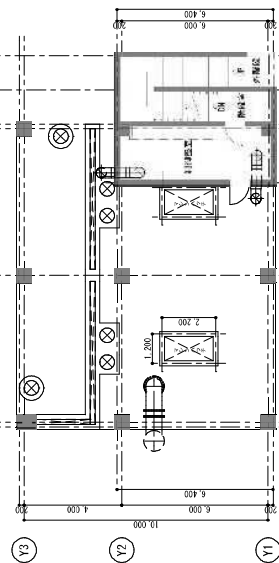


表層水取水ピット1階平面図 (DL=5.0, EL=3.82)

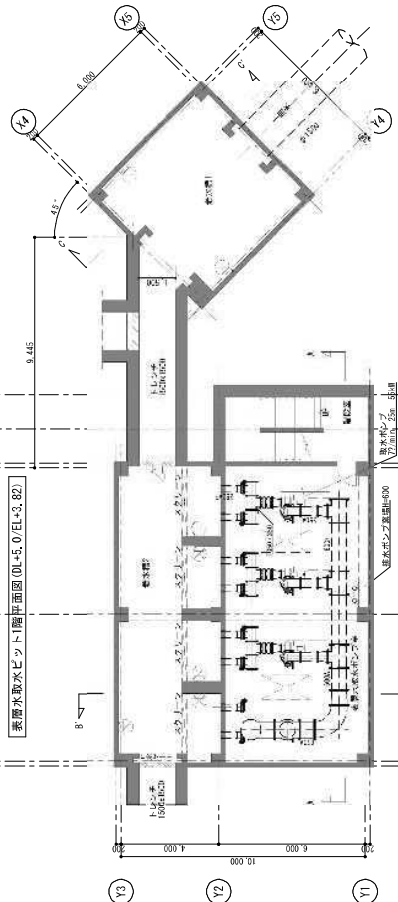

表層水取水ピット地下1階平面図 (DL=2.65, EL=3.83)

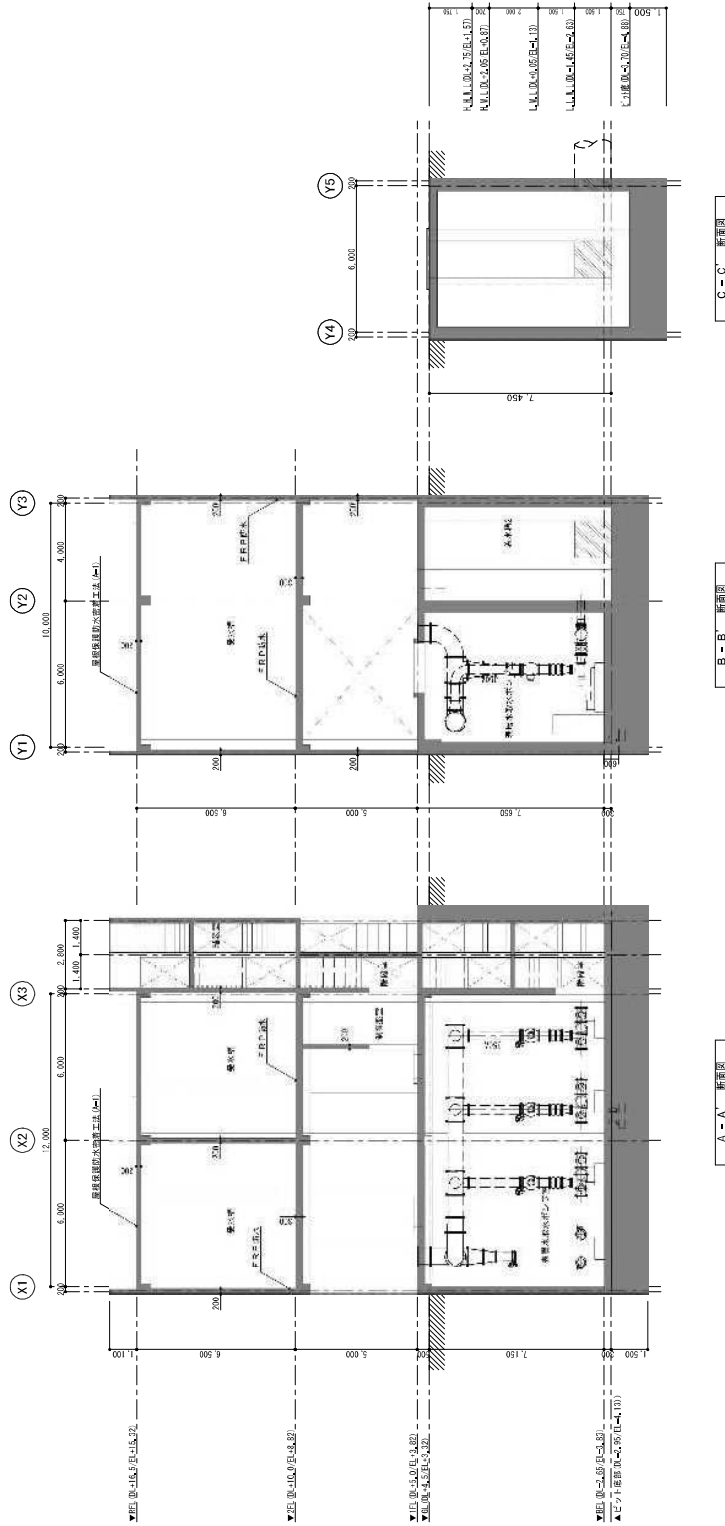


事務所名	久米島海洋深層水活用・漁業用施設整備 全体計画 医匠業務		
図面名称	表層水取水ビット断面図		
作成年月	令和 5年 10月		
縮尺	1:100(A1)	図面番号	- / -
会社名	株式会社 医匠・株式会社 アー・設計 共同作業体		

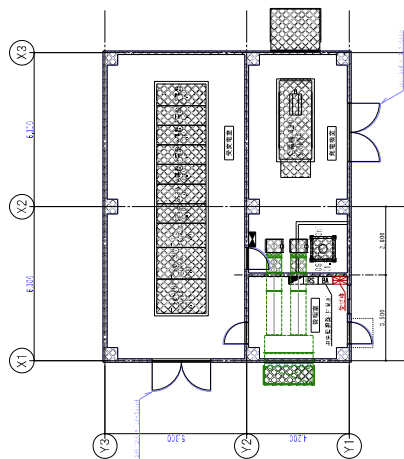

電気室棟平面図

業務名	久米島海洋深層水活用・漁業用施設整備 全体計画(予定)業務		
図面名称	表層水電気装置機器配図図		
作成年月	令和 5年 10月		
縮尺	1:100(A1)	図面番号	0 / 0
会社名	パシフィックコンサルタント株式会社 株式会社国建・株式会社アール設計共同企業体		


海洋水利用施設配置概要図 S=1: 50(A1)
 S=1: 100(A3)
 (Q=30,000m³/日)

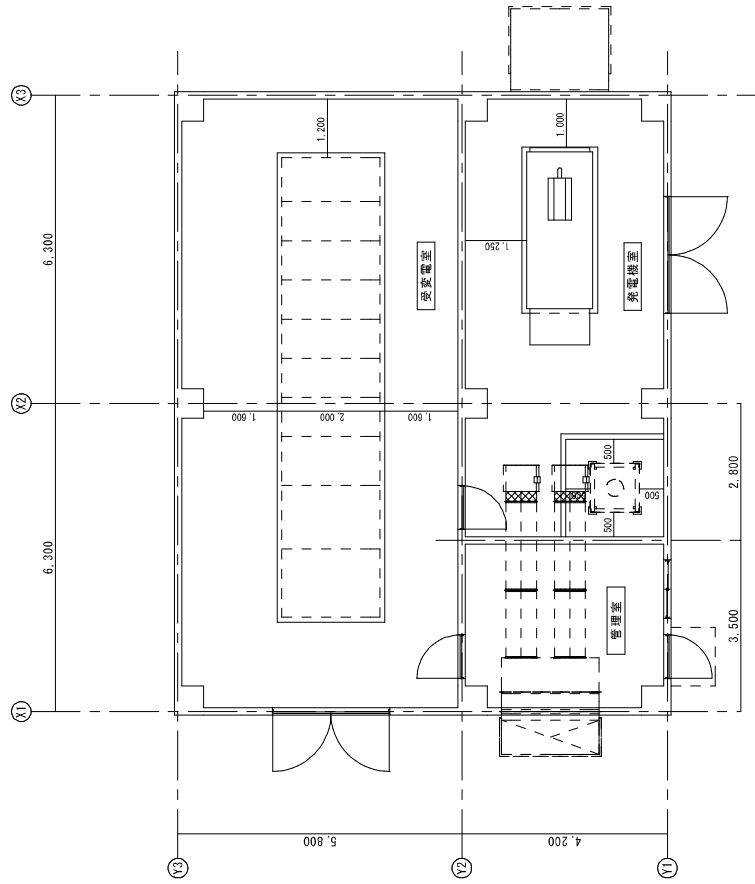


表層水電気室 平面図 S=1:50

業名	久米島海洋深層水活用・漁業用施設整備 全体計画策定業務		
図面名称	表層水電気室平面図		
作成年月	令和 5年 7月		
縮尺	1:50(A1)	図面番号	0 / 0
会社名	パシフィックコンサルタンツ株式会社 株式会社同建・株式会社アート設計共同企業体		


海洋水利用施設配置概要図 S=1: 50 (A1)
 S=1: 100 (A3)
 (Q=30,000m³/日)

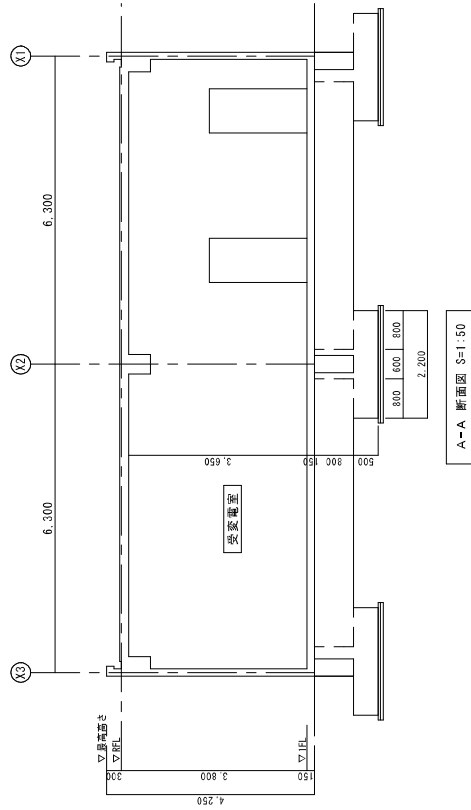

A-A 断面図 S=1:50

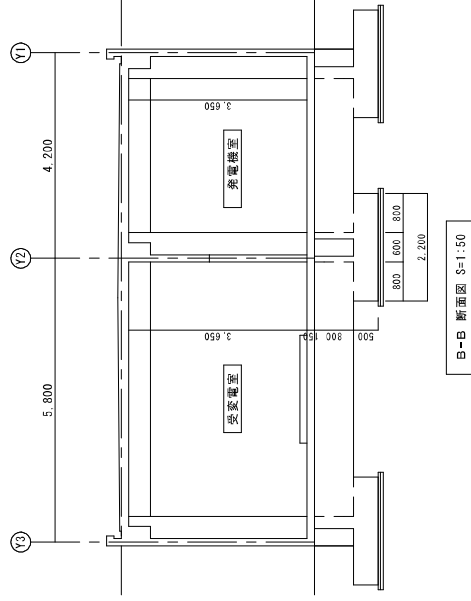


B-B 断面図 S=1:50

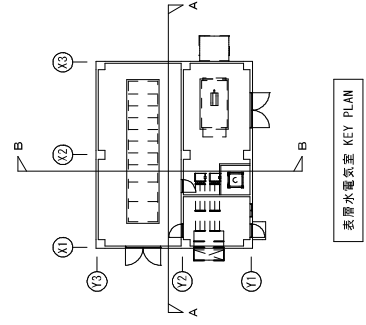


表層水電室 KEY PLAN

業名	久米島海洋深層水活用・漁業用施設整備 全体計画策定業務		
図面名称	表層水電室断面図		
作成年月	令和 5年 10月		
縮尺	1:50 (A1)	図面番号	0 / 0
会社名	パシフィックコンピュータシステム株式会社 株式会社同建・株式会社アート設計共同企業体		


表層水施設配置計画(1) S=1: 500(A1)
 S=1: 1,000(A3)
 (Q = 180,000m³/日)

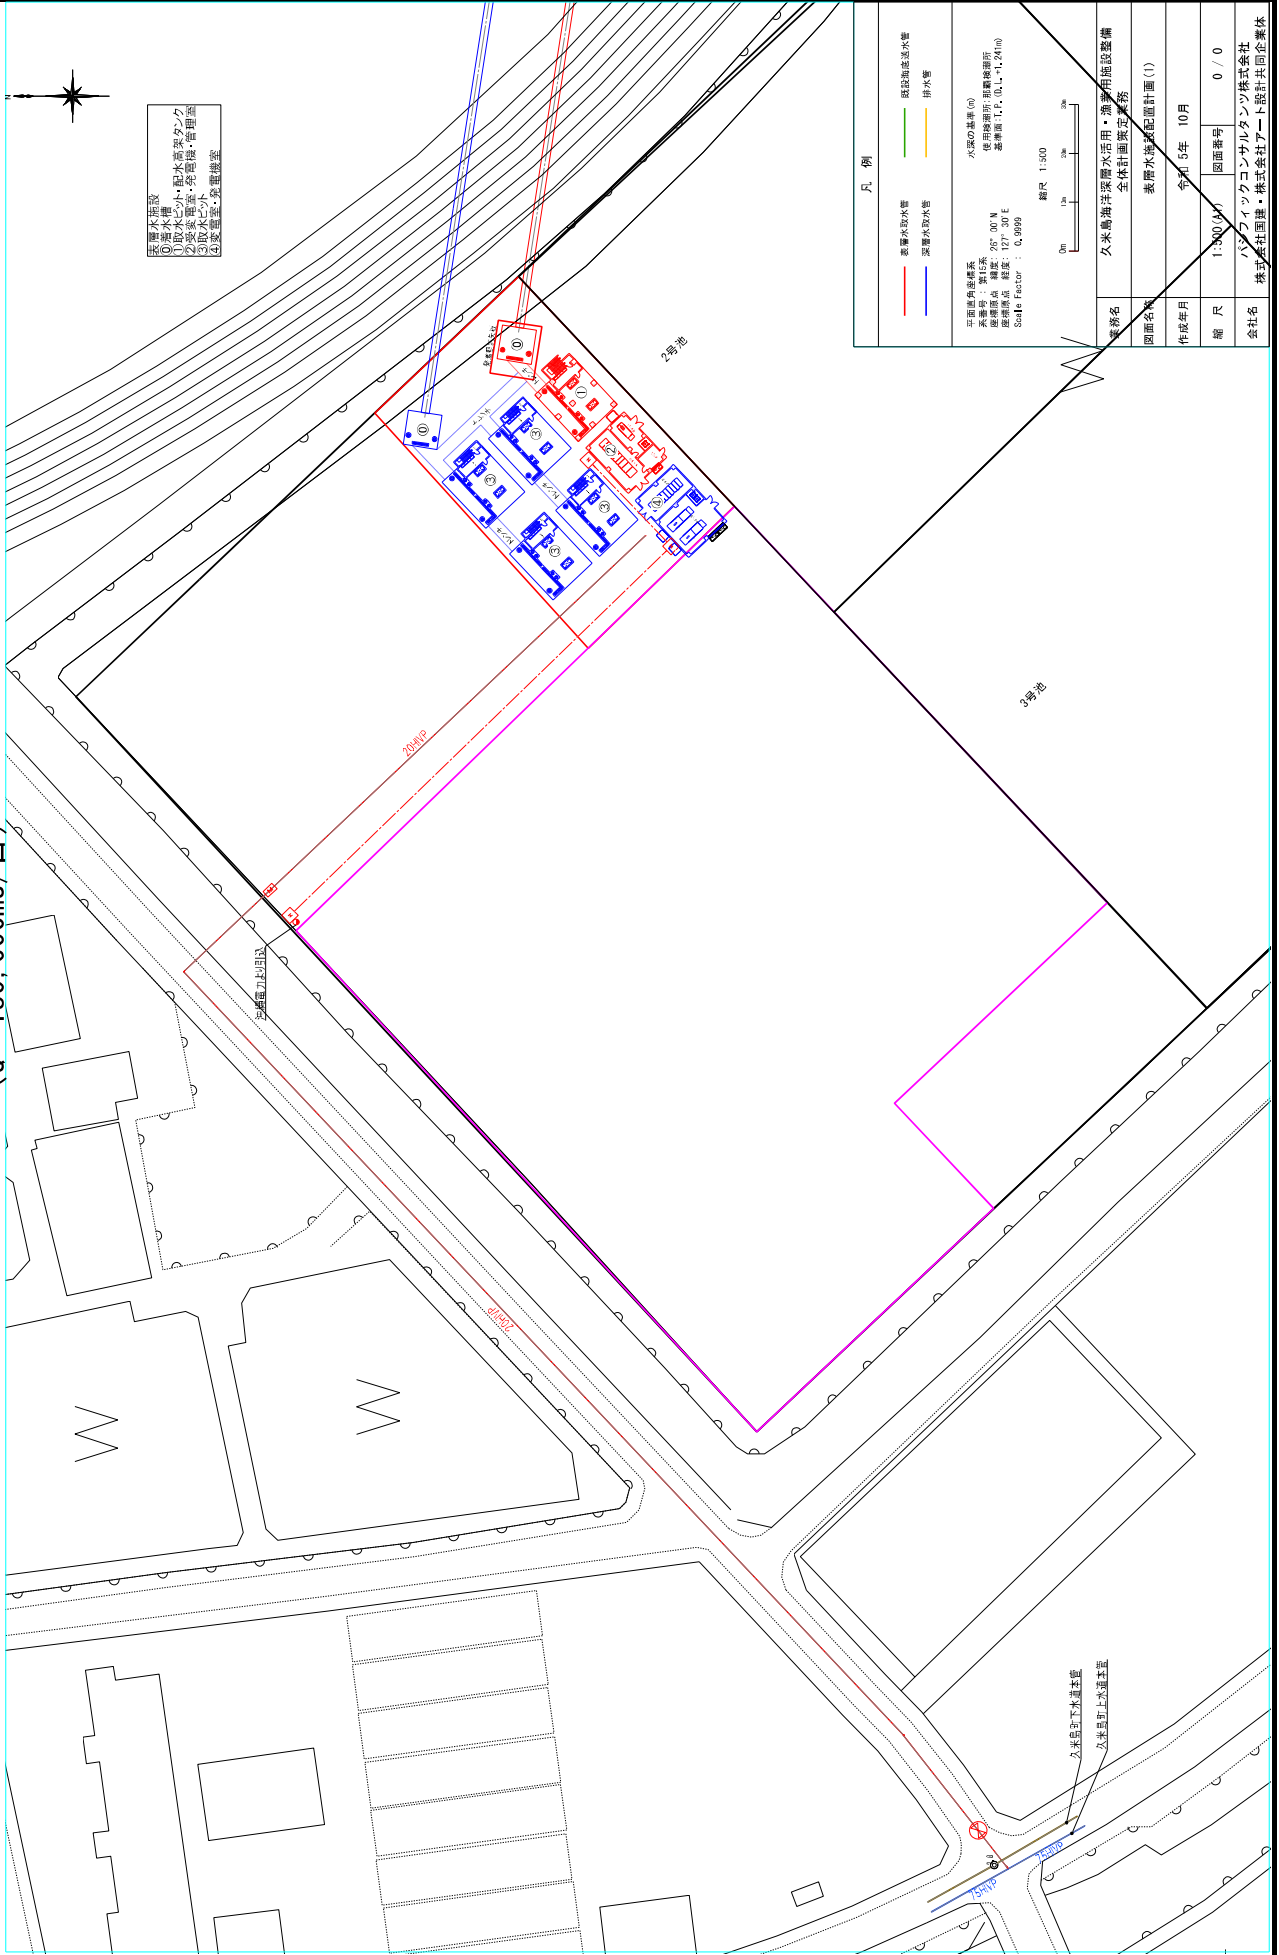

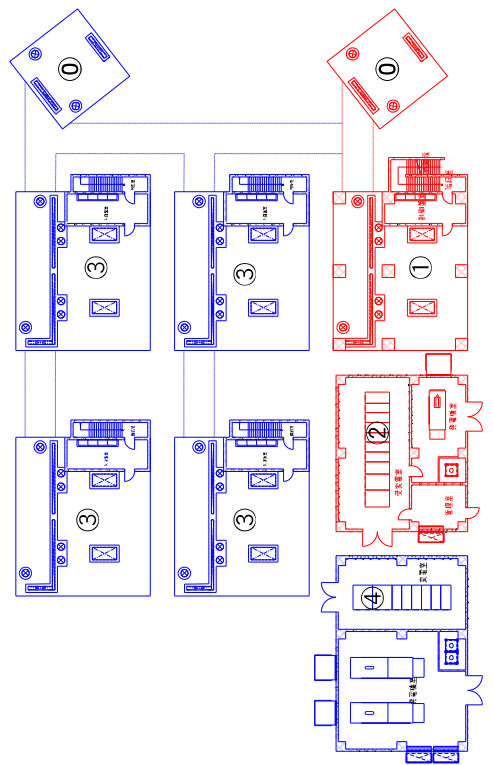


1階配置図

この図は、本設計書の添付図面であり、本設計書の記載内容と一致しない場合は、本設計書の記載内容が優先となります。

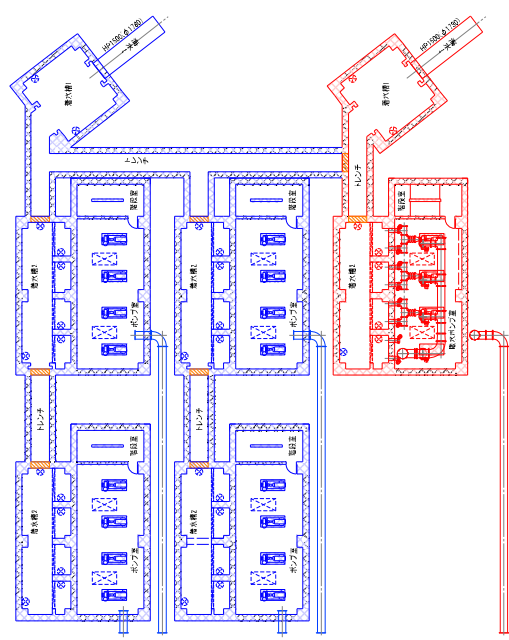

地下配置図

業務名	久米島海洋深層水活用・漁業用施設整備 全体計画(実施業務)		
図面名称	表層水施設設備計画(2)		
作成年月	令和5年	10月	
縮尺	1:200(A1)	図面番号	0 / 0
会社名	バンフイックコンサルタンツ株式会社 株式会社国建・株式会社アール設計共同企業体		

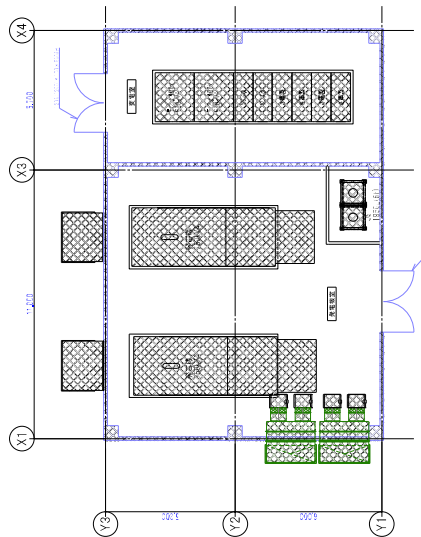

電気室模平面図

業務名	久米島海洋深層水活用・漁業用施設整備 全体計画実証業務		
図面名称	表層水電気装置機器配線図		
作成年月	令和 5年 10月		
縮尺	1:100(A1)	図面番号	0 / 0
会社名	パシフィックコンサルタント株式会社 株式会社国建・株式会社アール設計共同企業体		